


WC KABINA - ŽENY PŮDORYS 1:20

2.NP - MÍSTNOST Č.2.07

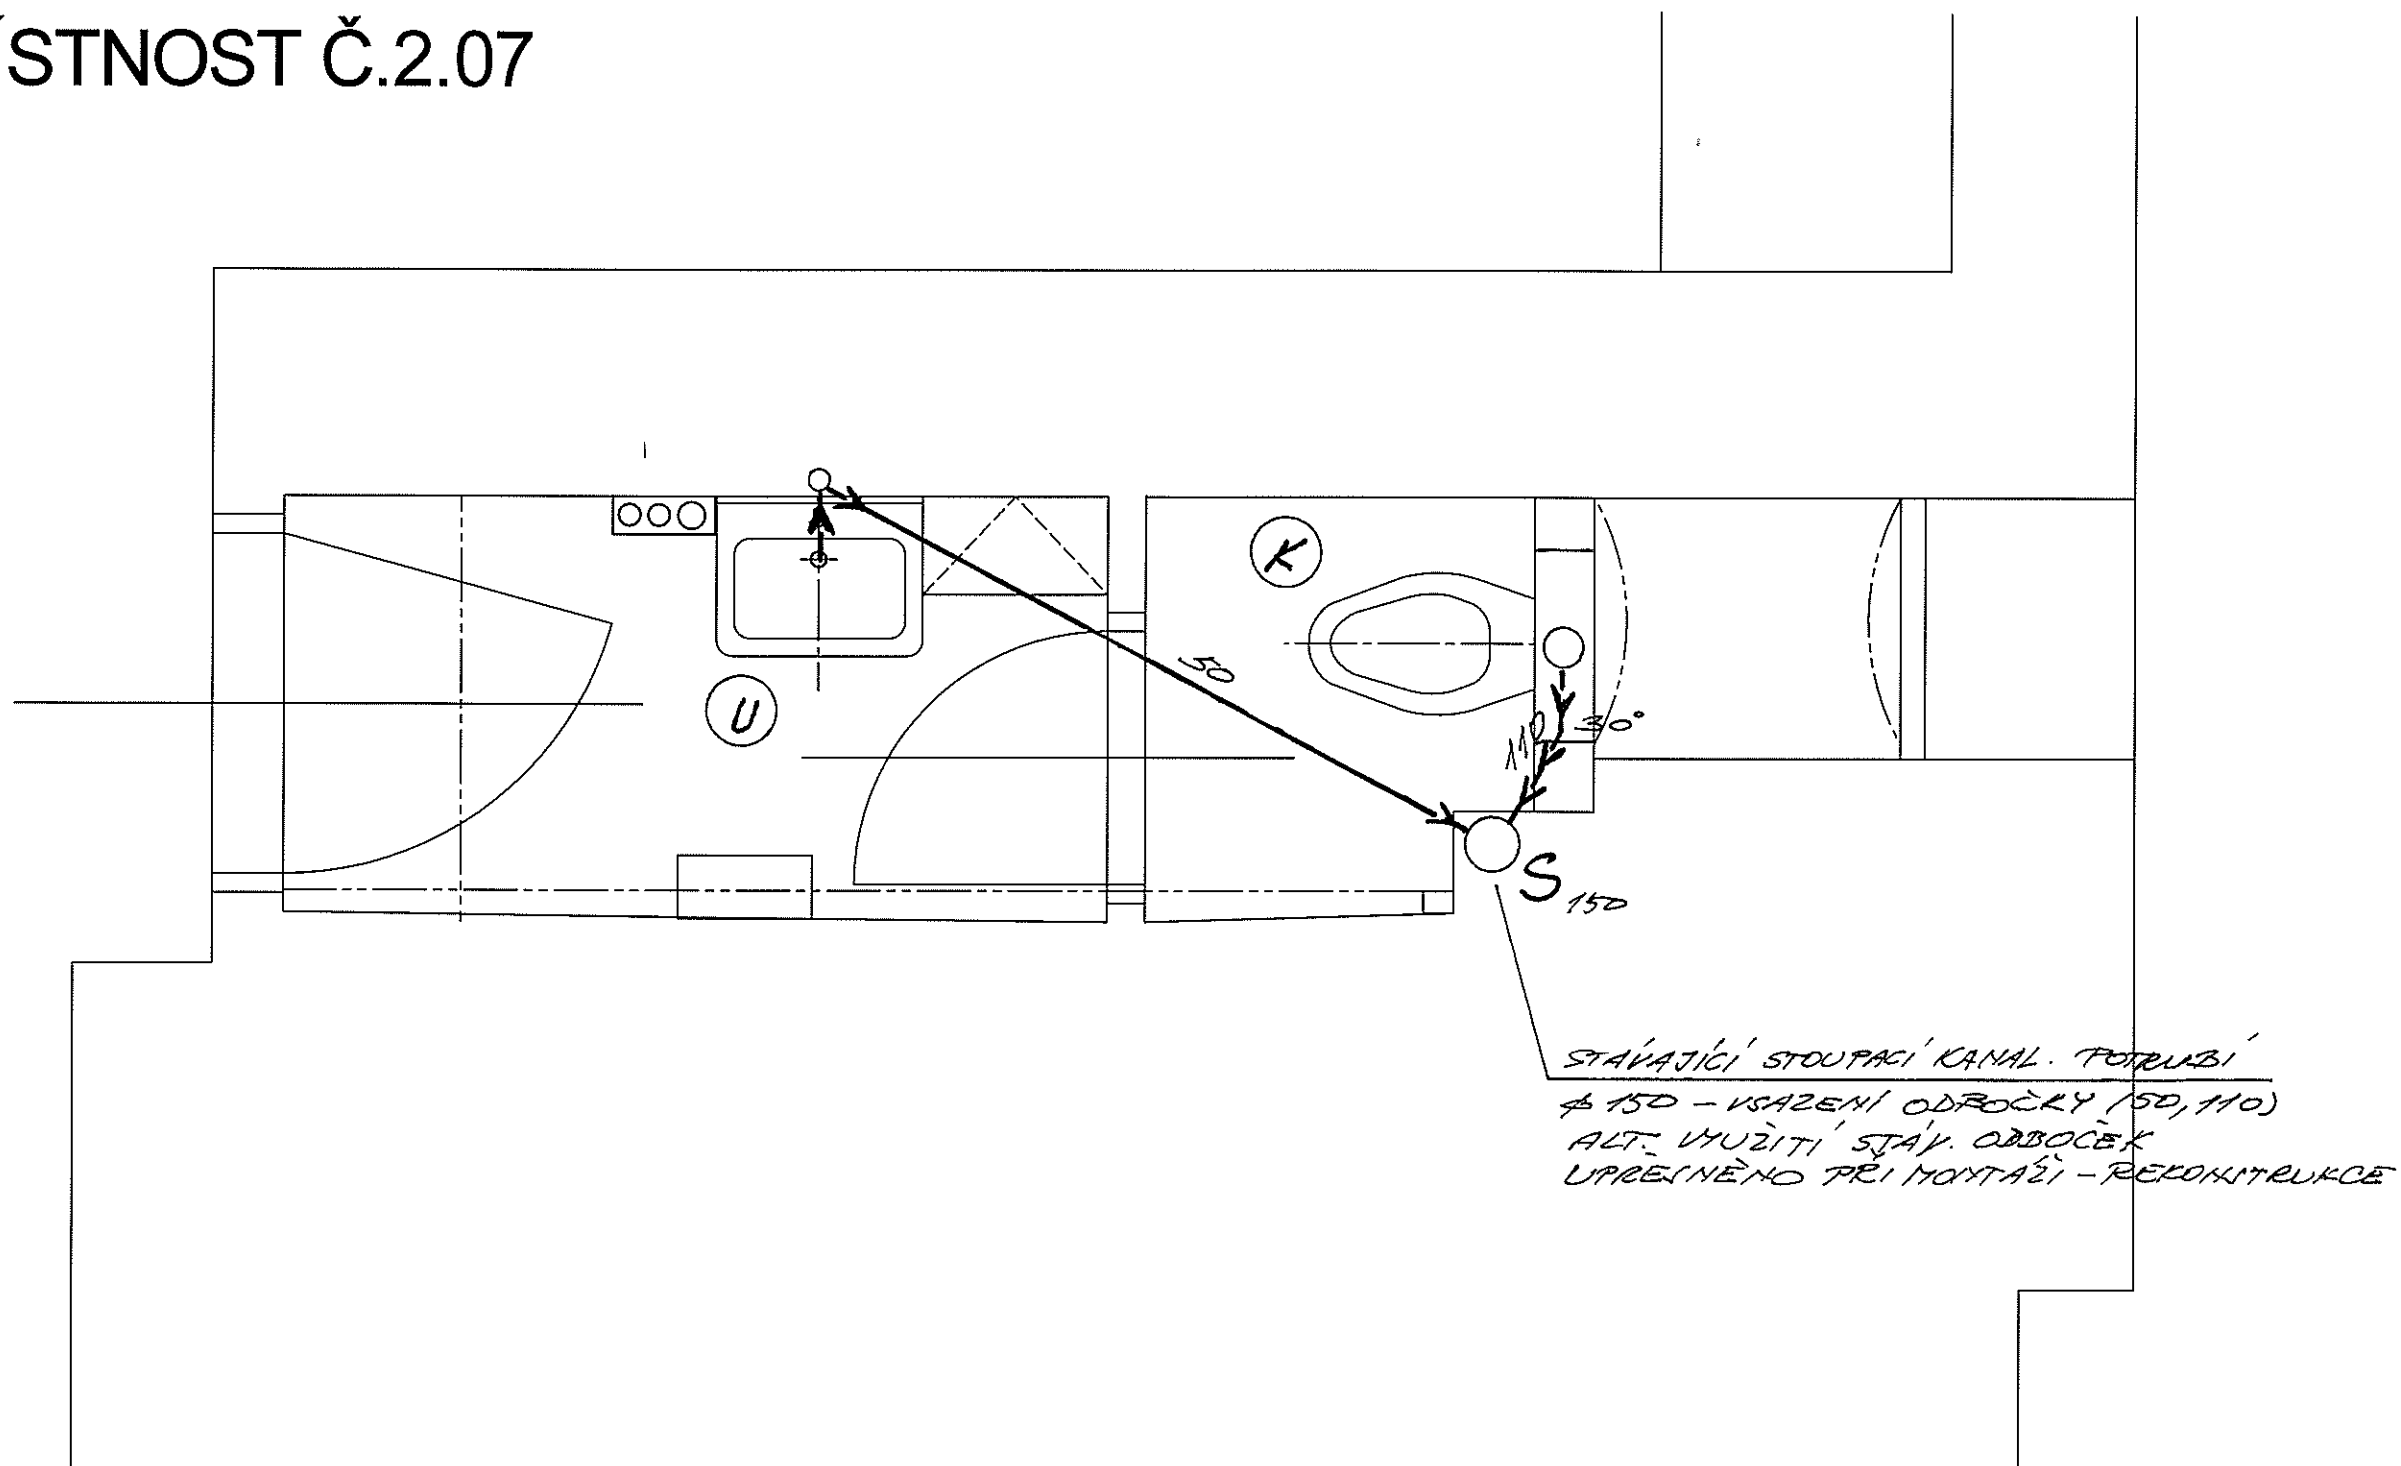

| | | | | |
|---|--|--------------------|---|--------------------------------------|
| NAVRHL | p. JAROSLAV HRADECKÝ | <i>J. Hradecký</i> | p. JAROSLAV HRADECKÝ KOMENSKÉHO 169 ŽIŽELICE Tel.: 728 929 287 | |
| AUTORIZOVAL | p. JAROSLAV HRADECKÝ | | | |
| INVESTOR | MĚSTO KOLÍN KARLOVO NÁMĚSTÍ 78, KOLÍN I, 280 00 | | | |
| ÚPRAVY VNITŘNÍCH PROSTOR RADNICE MÚ KOLÍN KARLOVO NÁMĚSTÍ 78, KOLÍN I, 280 00 ČÁST ZDRAVOTECHNIKY - KANALIZACE PŮDORYS - 2.NP - VÝSEK, WC KABINA 2.07 | | | | |
| MĚŘÍTKO | 1:20 | Č.KOPIE | ARCH.ČÍSLO | ZT-006 |
| | | | FORMÁT | 2A4 |
| | | | DATUM | 08/2012 |
| | | | STAD.PROJ. | DOKUMENTACE PRO STAVEBNÍ POVOLENÍ |