
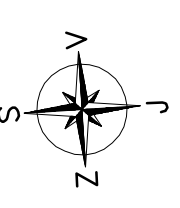


VYTÁPĚNÍ – PŮDORYS

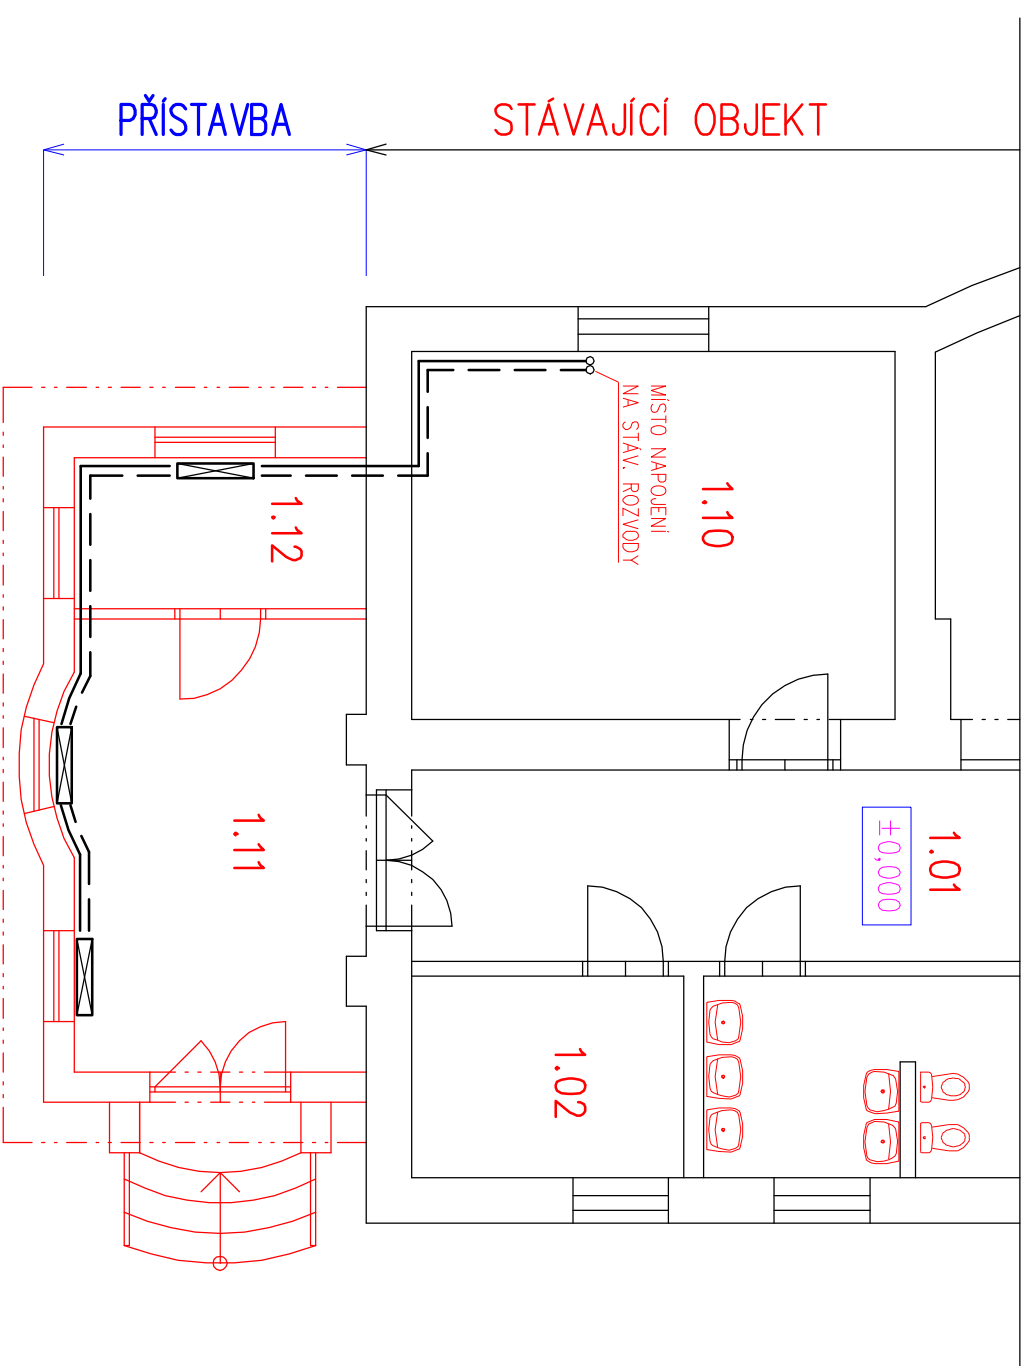

POZNÁMKY:

- ZDROJEM TEPLA STÁVAJÍCÍ PLYNOVÝ KOTEL DO VÝKONU 50 kW
- VÝKON STÁVAJÍCÍHO KOTLE JE DOSTATEČNÝ I PRO PŘIPOJENÍ PŘÍSTAVBY
- ROZVODY Z MĚDĚNÉHO POTRUBÍ VOLNĚ PŘI ZDI NA DRŽÁČÍCH, NUČENÝ OBĚH
- OTOPNÁ TĚLESA OCELOVÁ DESKOVÁ – RADIK TYP VK
- SE SPODNÍM PŘIPOJENÍM
- RADIÁTORY OPATŘENY OCHRANNÝMI KRYTY

DOKUMENTACE JE V ROZSAHU PRO STAVEBNÍ POVOLENÍ!

PARÉ.

AUTORIZOVAL	VYPRACOVAL	KRESLIL	ASIST. ING. Karel VRÁTNÝ 280 00 KOLÍN, Rubčsova 60
ING. KAREL VRÁTNÝ	ING. M. TRPIŠOVSKÝ	ING. M. TRPIŠOVSKÝ	
INVESTOR :	MĚSTO KOLÍN, KARLOVO NÁMĚSTÍ 78, KOLÍN		
AKCE, MÍSTO	STAVEBNÍ ÚPRAVY MŠ KMOCHOVA		
- PŘÍSTAVBA OBJEKTU			
KOLÍN, ul. Kmochova čp.335			
OBSAH	VYTÁPĚNÍ – PŮDORYS		MĚŘÍTKO 1:75
			ČÍSLO VÝKRESU T-01
INVESTOR :		ASIST	
MĚSTO KOLÍN, KARLOVO NÁMĚSTÍ 78, KOLÍN		ASIST	
DATAUM:	BŘEZEN 2013		
ČÍSLO ZAK.	1403.0313		
STUPEŇ PD	PRO STAVEBNÍ ŘÍZENÍ		