



ELEKTROINSTALACE – PŮDORYS

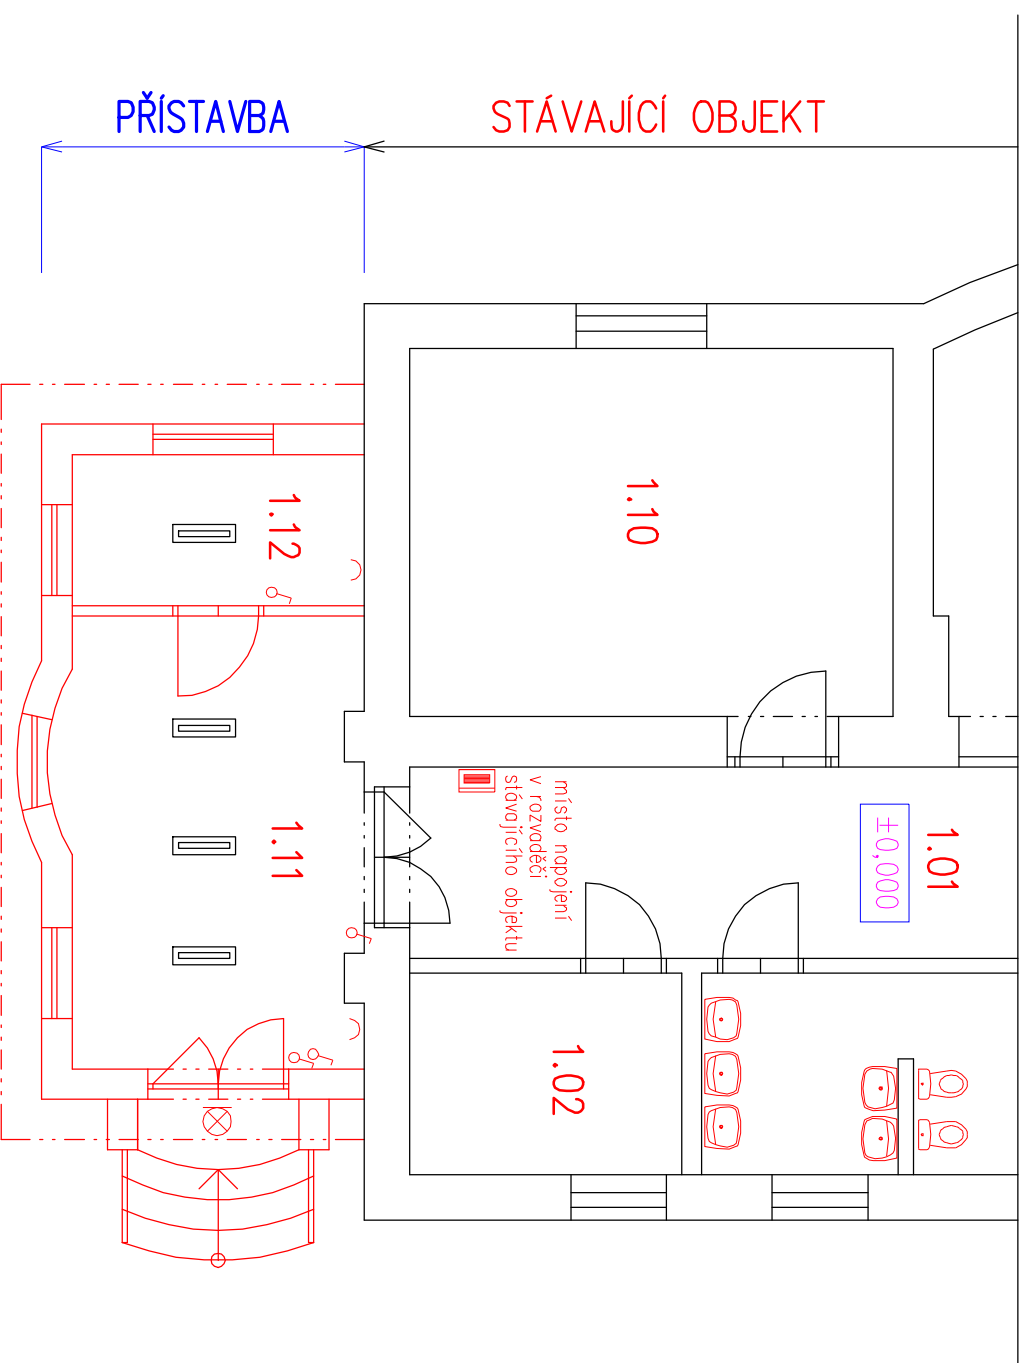

LEGENDA :

- ~ ZASUVKA 230 V
- ▭ NASTROPNÍ ZÁŘÍVKOVÉ TRUBICOVÉ SVĚTLIDLO
- ▭ STÁVAJÍCÍ ROZVADEČ
- δ JEDNOPÓLOVÝ VYPÍNAČ
- ⊗ ZÁROVKOVÉ SVĚTLIDLO

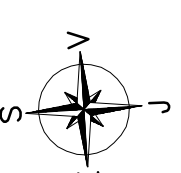

NAPAJENO NA ROZVADEČ STÁVAJÍCÍHO OBJEKTU
 ROZVODY VODIČI Cu TYPU CYKY
 VODIČE VEDENY POD OMITKOU A V PODHLEDU
 OCHRANA PŘED ÚRAZEM EL. PROUDEM DLE ČSN 33 2000-4-41,
 SAMOČINNÝM ODPOJENÍM OD ZDROJE
 DOPLNĚJÍCÍ OPATŘENÍ PROUDOVÝ CHRÁNIČ
 PROVOZNI NAPĚTÍ: 400/230 V, 50 Hz, 3+N+PE, T-N-C-S
 VNĚŠÍ VLIVY DLE ČSN 33 2000-5-51 – NORMALNÍ
 STÁVAJÍCÍ ELEKTROINSTALACE V OBJEKTU MŠ BEZ ÚPRAV
 DOKUMENTACE JE V ROZSAHU PRO STAVEBNÍ POVOLENÍ!

PARÉ.

AUTORIZOVAL	VYPRACOVAL	KRESLIL	ASIST. ING. Karel VRÁTNY 280 00 KOLÍN, Rubesova 60
ING. KAREL VRÁTNY	ING. M. TRPIŠOVSKÝ	ING. M. TRPIŠOVSKÝ	
INVESTOR :	MĚSTO KOLÍN, KARLOVO NÁMĚSTÍ 78, KOLÍN		
AKCE, MÍSTO	STAVEBNÍ ÚPRAVY MŠ KMOCHOVA		
– PŘÍSTAVBA OBJEKTU			
KOLÍN, ul. Kmochova čp.335			
OBSAH	ELEKTROINSTALACE – PŮDORYS		MĚŘÍTKO 1:75
DATUM:		BŘEZEN 2013	ČÍSLO VÝKRESU E-01
ČÍSLO ZAK.		1403.0313	
STUPEŇ PD		PRO STAVEBNÍ ŘÍZENÍ	
ASIST			