

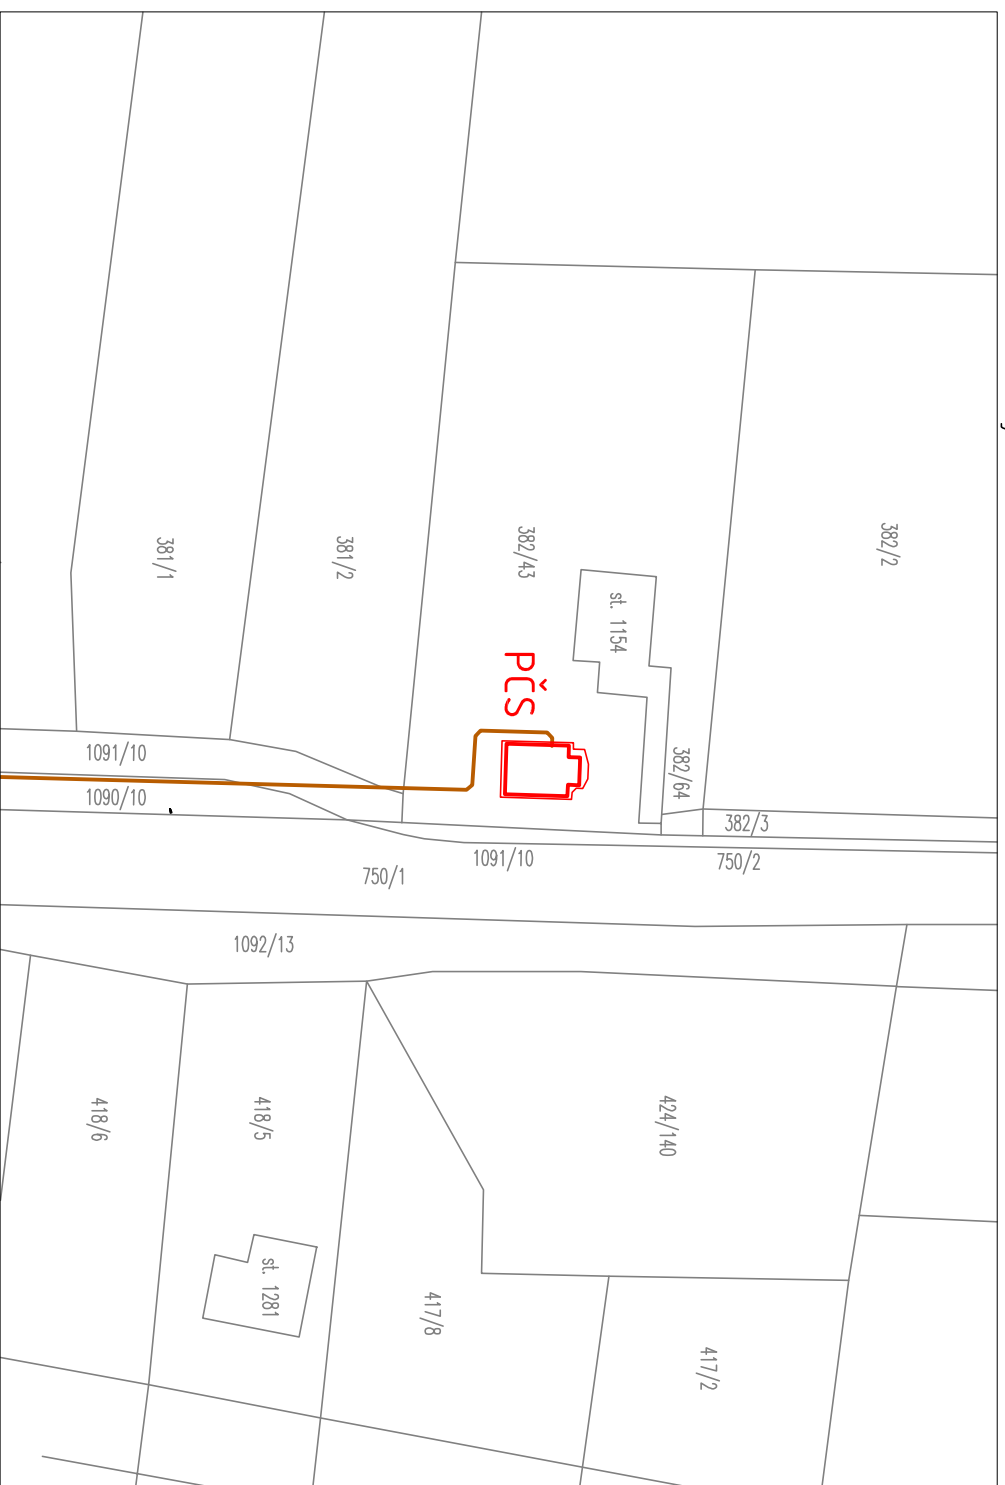
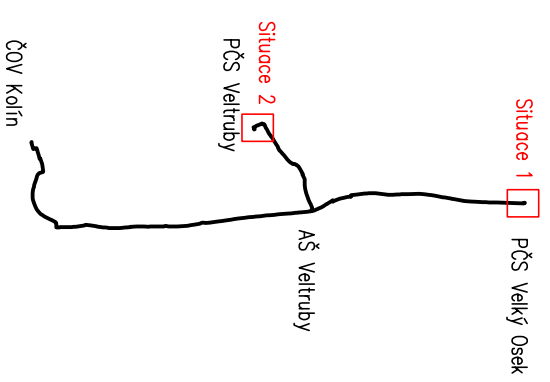


Situace 1 – PČS Velký Osek

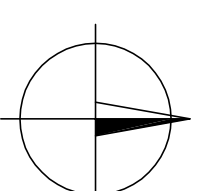

Situace 2 – PČS Veltruby

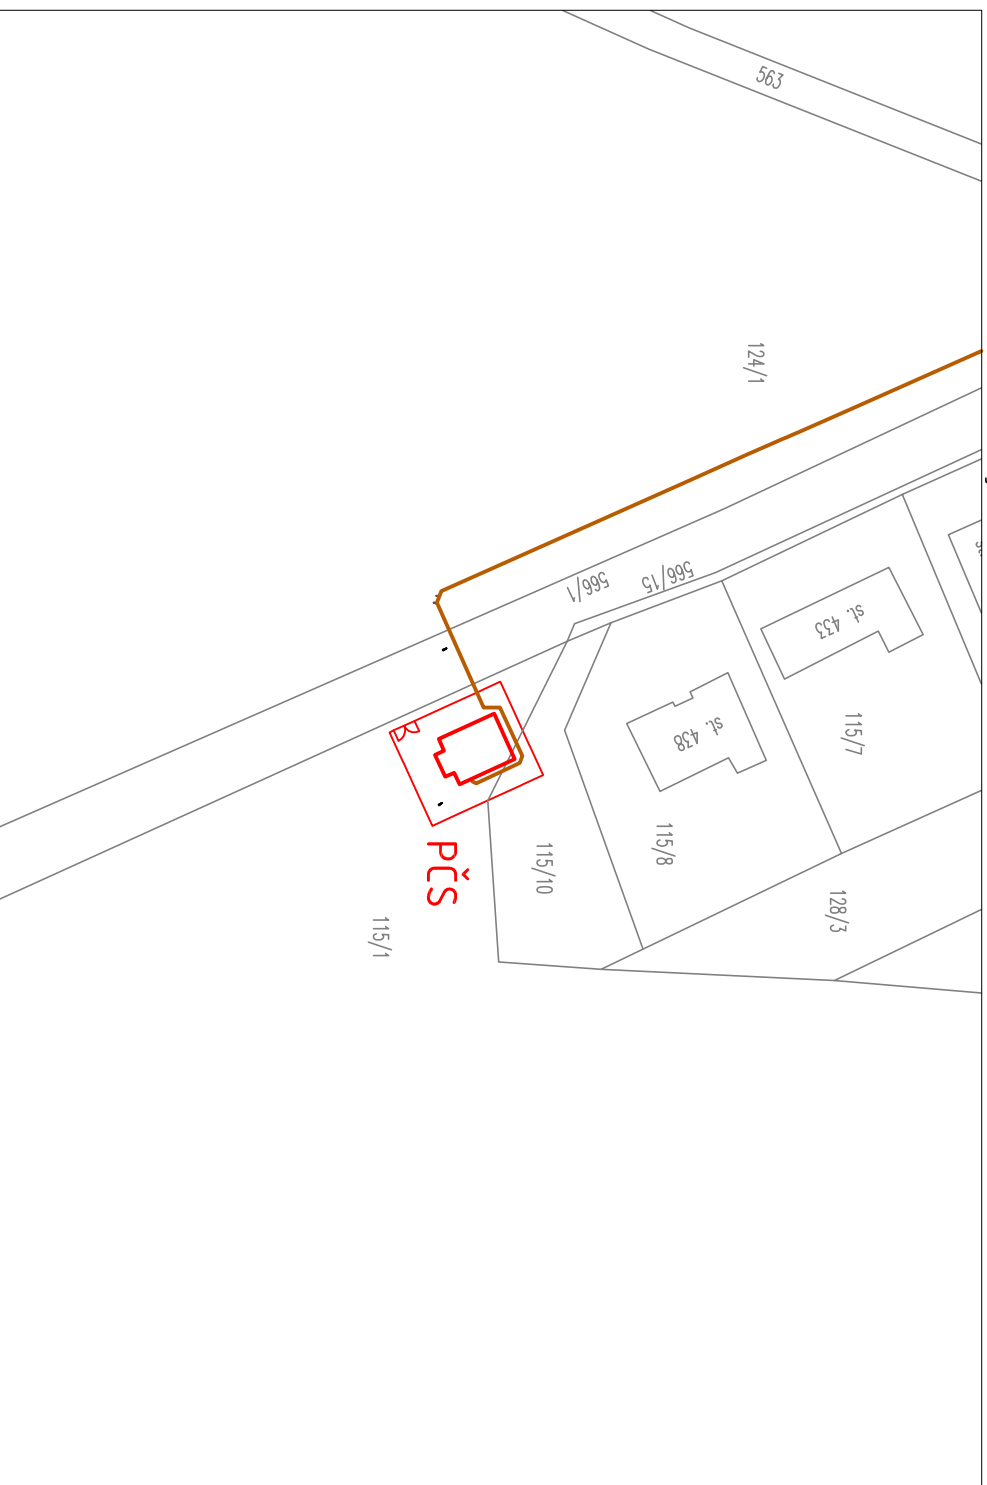

VYPRACOVAL	PROJEKTANT	HLAV. INŽ. PROJEKTU	AUTORIZOVANÁ OSOBA	PIK V I T E K Inženýrská a projektová kancelář
ING. HOFERKA	KOTEK	KOTEK	ING. VITEK	
INVESTOR MĚSTO KOLÍN	OsRP KOLÍN	KÚ STŘEDOČESKÝ		
NÁZEV STAVBY	ZEFEKTIVNĚNÍ DOPRAVY SPLAŠKOVÝCH VOD Z OBCI VELKÝ OSEK, VELTRUBY A HRADIŠŤKO DO ČOV KOLÍN			ATELIER PRAHA DATUM 01/2015 STUPEŇ DPS FORMÁT 2A4 MĚŘÍTKO 1:1000 SOUBOR
OBSAH VÝKRESU	KOORDINAČNÍ SITUACE 1 : 1000			ZAK. ČÍSLO 001 – 15 ČÍS. VÝKRESU C.3