


SCHÉMA OBJEKTU

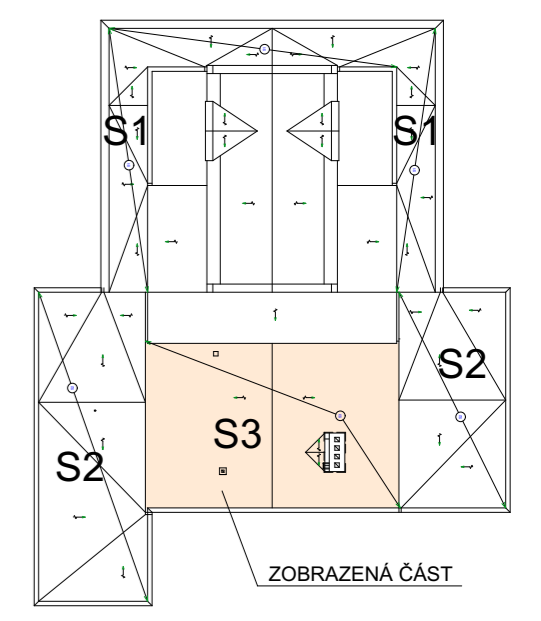

SKLADBA S3

- NÁSTŘÍK UV FILTRU AKRYL PUR DVOJNÁSOBNÝ
- NÁSTŘÍK POLYURETANOVOU PĚNOU TL.30mm
- PENETRACE ASFALTOVOU EMULZÍ
- NALEPENÍ POLYSTYRENOVÝCH SPÁDOVÝCH DESEK
- AKRYLÁTOVÁ PENETRACE
- STÁVAJÍCÍ OČISTĚNÝ POLYURETAN

POZNÁMKA :

- VZT1 - ODVĚTRÁNÍ VZDUCHOTECHNIKY
 - ZT - ODVĚTRÁNÍ KANALIZACE
 - K - OPLECHOVÁNÍ KOMÍNA
 - ZE - OCELOVÝ ŽEBŘÍK - ZKRÁTIT
 - OK - ODVĚTRÁVACÍ KOMÍNEK PVC Ø75mm, VÝŠKA 400mm, VČETNĚ OCHRANNÉHO KRUHU
 - SV - HORIZONTÁLNÍ STŘEŠNÍ VPUSŤ (CHRLIČ) S MANŽETOU
- VÝŠKY STŘECHY JSOU POUZE ORIENTAČNÍ, SPÁDY SE PŘÍZPŮSOBÍ STÁVAJÍCÍ STŘEŠE

PROJEKTOVÁ DOKUMENTACE PRO VYHLEDÁNÍ DODAVATELE

ZODPOVĚDNÝ PROJEKTANT Ing. KADLEČEK JIŘÍ	VYPRACOVAL Ing. KADLEČEK JIŘÍ	KRESLIL ALEŠ MORAVEC	AKCE OBŘADNÍ SÍŇ - OPRAVA STŘECHY KE HRBITOVU 1540, 280 02 KOLÍN V, K.Ú. KOLÍN, st. parc. č. 3801	PROJECT spol. s r.o. Plynářská 830, 280 02 Kolín IV IČO: 272 10 341- DIČ: CZ 272 10341 Tel: 321 728 755
KRAJ STŘEDOČESKÝ MěÚ KOLÍN STAVEBNÍK: MĚSTO KOLÍN, KARLOVO NÁMĚSTÍ 78, 280 12 KOLÍN I				DATUM 04/2015 Č.ZAK. CT15 - 04 FORMÁT 6×A4
OBSAH STŘECHA - PŮDORYS - SKLADBA S3				MĚŘÍTKO 1:50 Č.VÝKRESU CT1504 - 05