


SCHÉMA OBJEKTU

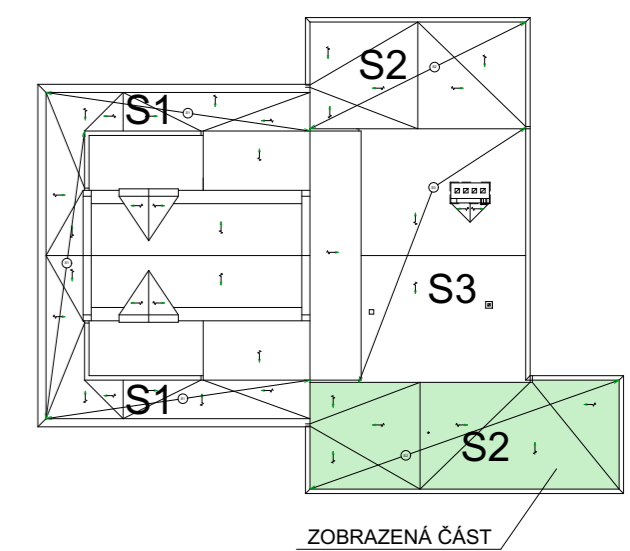

- SKLADBA S2**
- NÁSTRÍK UV FILTRU AKRYL PUR DVOJNÁSOBNÝ
  - NÁSTRÍK POLYURETANOVOU PĚNOU TL.30mm
  - AKRYLÁTOVÁ PENETRACE
  - STÁVAJÍCÍ OČIŠTĚNÝ POLYURETAN

- POZNÁMKA :**
- VZT1 - ODVĚTRÁNÍ VZDUCHOTECHNIKY
  - ZT - ODVĚTRÁNÍ KANALIZACE
  - K - OPLECHOVÁNÍ KOMÍNA
  - ZE - OCELOVÝ ŽEBŘÍK - ZKRÁTIT
  - OK - ODVĚTRÁVACÍ KOMÍNEK PVC Ø75mm, VÝŠKA 400mm, VČETNĚ OCHRANNÉHO KRUHU
  - SV - HORIZONTÁLNÍ STŘEŠNÍ VPUSŤ (CHRLIČ) S MANŽETOU
- VÝŠKY STŘECHY JSOU POUZE ORIENTAČNÍ, SPÁDY SE PŘIZPŮSOBÍ STÁVAJÍCÍ STŘEŠE

PROJEKTOVÁ DOKUMENTACE PRO VYHLEDÁNÍ DODAVATELE

ZODPOVĚDNÝ PROJEKTANT Ing. KADLEČEK JIŘÍ	VYPRACOVAL Ing. KADLEČEK JIŘÍ	KRESLIL ALEŠ MORAVEC	<b>AZPROJECT</b> spol. s r.o. Plynářská 830, 280 02 Kolín IV IČO: 272 10 341 · DIČ: CZ 272 10341 Tel: 321 728 755
KRAJ STŘEDOČESKÝ		MěÚ KOLÍN	
STAVEBNÍK: MĚSTO KOLÍN, KARLOVO NÁMĚSTÍ 78, 280 12 KOLÍN I			DATUM 04/2015
<b>OBŘADNÍ SÍŇ - OPRAVA STŘECHY</b> KE HRBITOVU 1540, 280 02 KOLÍN V, K.Ú. KOLÍN, st. parc. č. 3801			Č.ZAK. CT15 - 04
			FORMÁT 3×A4
<b>STŘECHA - PŮDORYS - SKLADBA S2</b>			MĚŘÍTKO 1:50
			Č.VÝKRESU CT1504 - 03